


LEGENDA MÍSTNOSTÍ

OZN.	NÁZEV MÍSTNOSTI	PLOCHA M <sup>2</sup>	PODLAHA	STĚNY	STROP	POZNÁMKA
1.01	CHODBA	-	PVC PATRANTIS (STAVAJÍCÍ)	V.O.S. (STAVAJÍCÍ)	V.O.S. (STAVAJÍCÍ)	SKL. PVC (STAVAJÍCÍ)
1.02	OKLAD	1,8	KERAMICKÁ DLAŽBA	P1	KERAM. OBKLAD 2000	V.O.S.
1.03	CHODBA	35,2	PVC	P3	V.O.S.	SKL. PVC
1.04	DENNÍ MÍSTNOST ZAMĚSTNANCŮ	10,6	PVC	P3	V.O.S.	SKL. PVC
1.05	SKLAD	8,0	PVC	P3	V.O.S.	SKL. PVC
1.06	PŘEDSÍŇ WC - ZAMĚSTNANCŮ	1,7	KERAMICKÁ DLAŽBA	P1	KERAM. OBKLAD 2000	V.O.S.
1.07	WC - ZAMĚSTNANCŮ	1,4	KERAMICKÁ DLAŽBA	P1	KERAM. OBKLAD 2000	V.O.S.
1.08	MYTÍ SKLA, ÚPRAVA VODY	15,8	PVC	P4	KERAM. OBKLAD	SKL. PVC
1.09	MATERIÁLOVÝ FILTR	9,9	KERAMICKÁ DLAŽBA	P2	KERAM. OBKLAD	V.O.S.
1.10	PERSONÁLNÍ FILTR	8,0	PVC	P4	KERAM. OBKLAD	SKL. PVC
1.11	LABORÁTOR TBC	15,8	PVC	P4	KERAM. OBKLAD	V.O.S.
1.12	BAKTERIOLOGIE, SEROLOGIE	46,5	PVC	P4	KERAM. OBKLAD	SKL. PVC
1.13	PŘÍLOŽNÝ LABORÁTOR	16,2	PVC	P4	KERAM. OBKLAD	V.O.S.
1.14	ŠÁRNA	14,5	PVC	P4	V.O.S.	SKL. PVC
1.15	UMÝVÁRNA	3,0	KERAMICKÁ DLAŽBA	P2	KERAM. OBKLAD 2000	V.O.S.
1.16	KANCELÁŘ PRIMAŘE	15,9	PVC	P3	ČÁSTĚNÝ K.O. 1500	SKL. PVC

LEGENDA VZDUCHOTECHNIKY

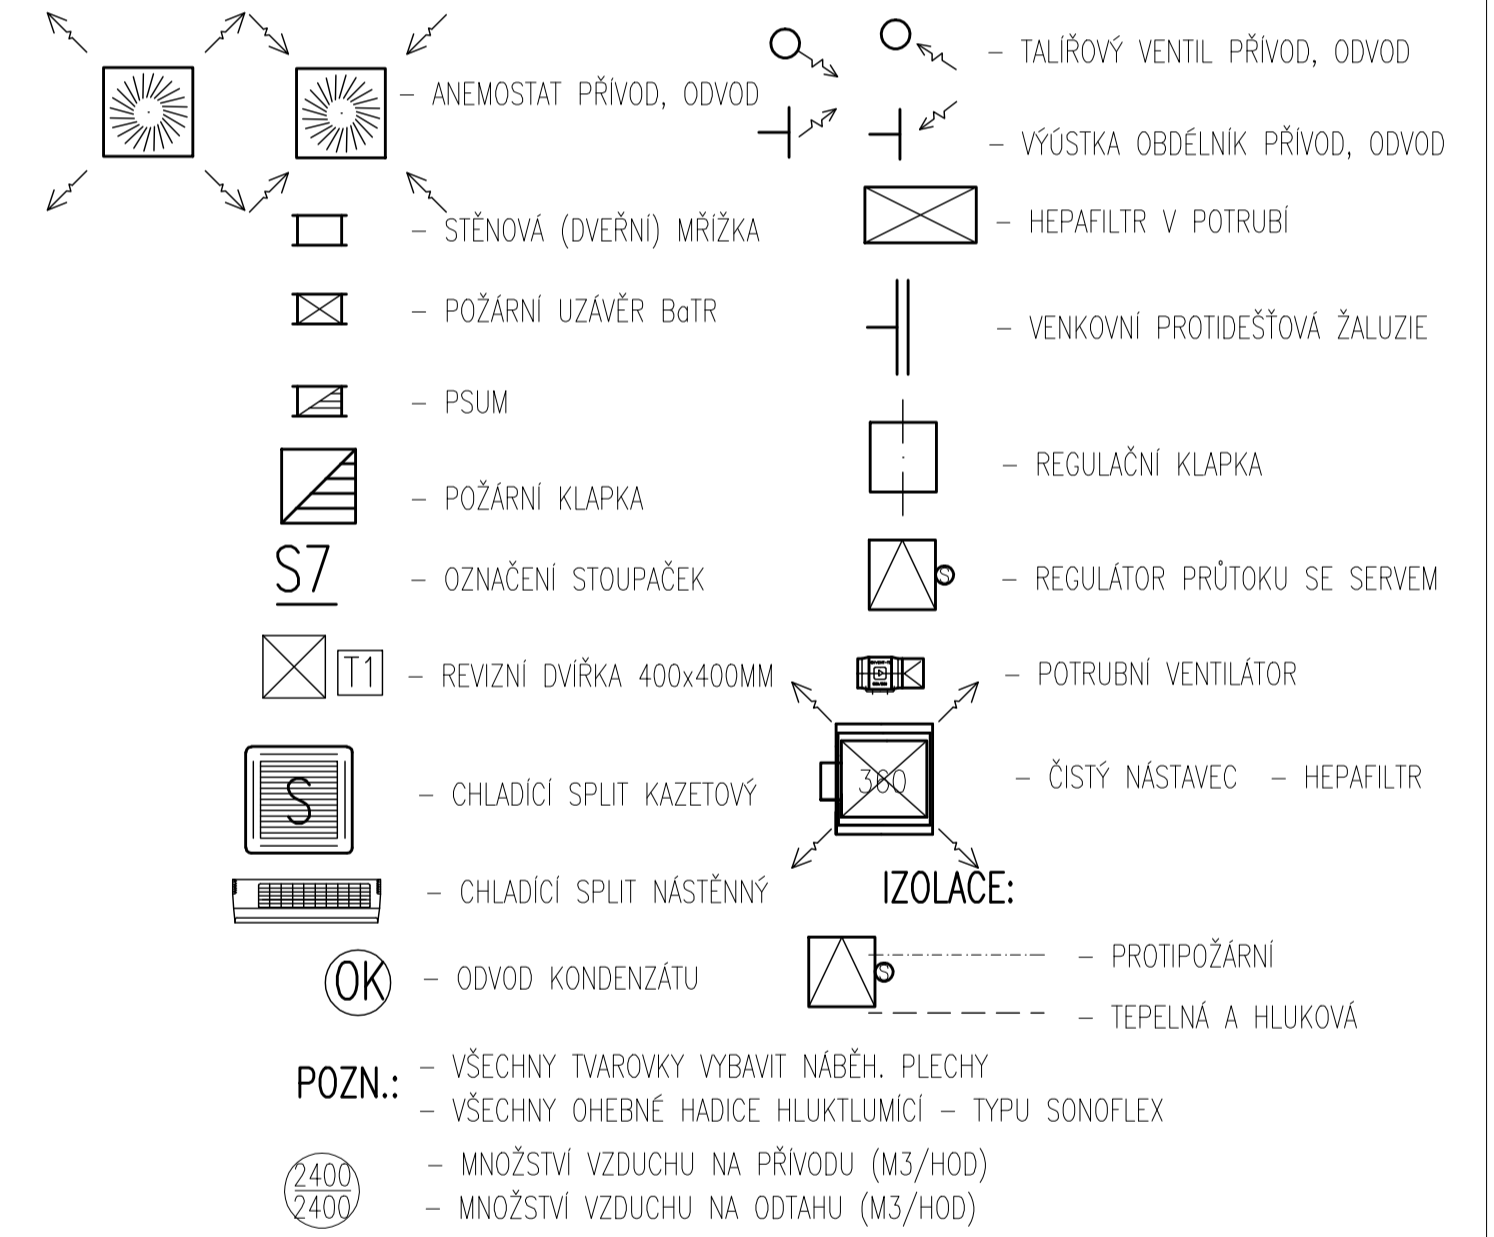

POZN.:  
 - VŠECHNY TVAROVKY VYBAVIT NABĚH. PLECHY  
 - VŠECHNY OHEBNÉ HADICE HLUKTLUMIČÍ - TYPU SONOFLEX  
 - MNOŽSTVÍ VZDUCHU NA PŘÍVODU (M3/HOD)  
 - MNOŽSTVÍ VZDUCHU NA ODTAHU (M3/HOD)

VEDOUČÍ PROJEKTANT ING. RADOSLAV KRÁL	ZODP. PROJEKTANT ING. P. CIHLÁŘ	VYPRACOVAL ING. P. CIHLÁŘ	KONTROLOVAL ING. J. RYŠAVÝ	SPOL. S R.O. promed ZITNA 19, 621 00 BRNO
INVESTOR: ODBORNÝ LÉČEBNÝ ÚSTAV JEVIČKO, 569 43 JEVIČKO				Formát 6 A4
<b>ODBORNÝ LÉČEBNÝ ÚSTAV JEVIČKO</b> MIKROBIOLOGICKÉ LABORATOŘE V PAVILONU S D.1.4.5 VZDUCHOTECHNIKA ING. J. RYŠAVÝ				Datum 02/2015
PŮDORYS 1NP - NOVÝ STAV				Stupeň DPS
				Zak. číslo 15-001
				D.1.4.5 - VZT
MĚŘÍTKO 1:50		ČÍSLO VÝKRESU 04		