


LEGENDA MÍSTNOSTÍ

OZN.	NÁZEV MÍSTNOSTI	PLOCHA M ²	PODLAHA	STĚNY	STROP	POZNÁMKA
0.01	VSTUPNÍ SCHODIŠTĚ					
0.02	CHODBA					
0.03	STROJOVNA VZT	7,60	BETON + NATĚR (STÁVAJÍCÍ)	V.O.S. (STÁVAJÍCÍ)	V.O.S. (STÁVAJÍCÍ)	SOKL K.D. 100 MM (STÁVAJÍCÍ)
0.04	ROZVODNA ELEKTRO					
0.05	NÁHRADNÍ ZDROJ - BATERIE					
0.06	INSTALAČNÍ KANÁL					
0.07						
0.08						

LEGENDA VZDUCHOTECHNIKY

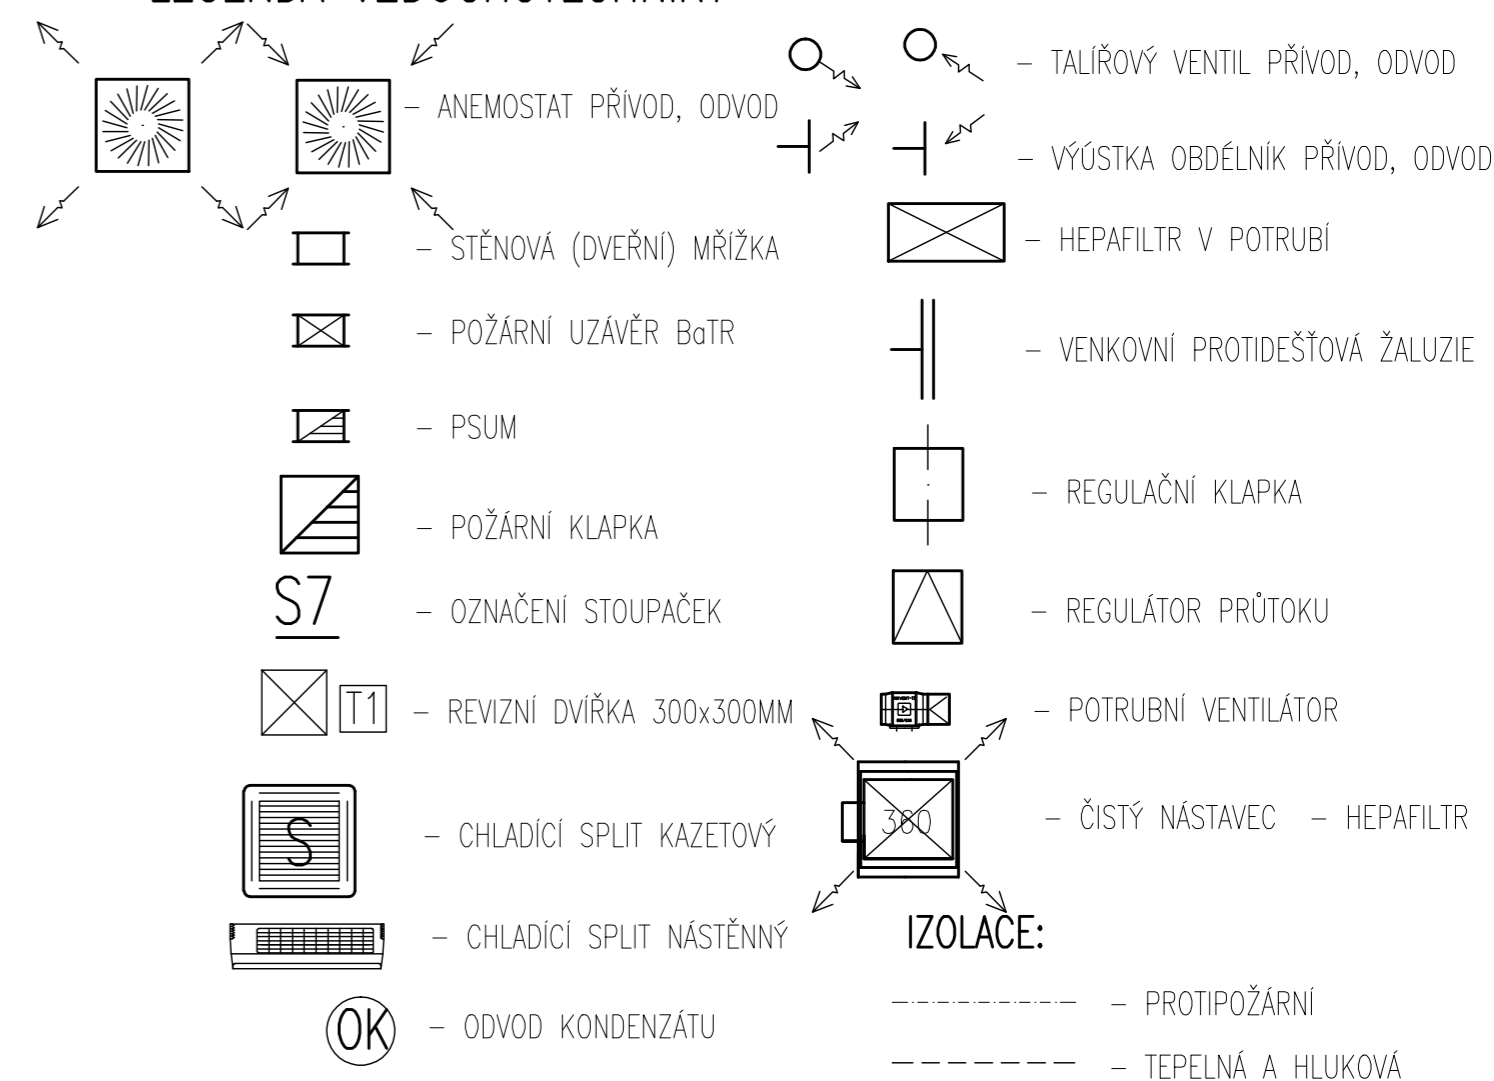

POZN.:

- VŠECHNY TVAROVKY VYBAVIT NÁBĚH. PLECHY
- VŠECHNY OHEBNÉ HADICE HLUKTLUMICÍ - TYPU SONOFLEX
- MNOŽSTVÍ VZDUCHU NA PŘÍVODU (M3/HOD)
- MNOŽSTVÍ VZDUCHU NA ODTAHU (M3/HOD)

VEDOUCÍ PROJEKTANT ING. RADOSLAV KRÁL	ZODP. PROJEKTANT ING. P. CIHLÁŘ	VYPRACOVAL ING. P. CIHLÁŘ	KONTROLOVAL ING. J. RYŠAVÝ	SPOL. S R.O. ŽITNÁ 19, 621 00 BRNO
INVESTOR: ODBORNÝ LÉČEBNÝ ÚSTAV JEVIČKO, 569 43 JEVIČKO				
ODBORNÝ LÉČEBNÝ ÚSTAV JEVIČKO MIKROBIOLOGICKÉ LABORATOŘE V PAVILONU S D.1.4.5 VZDUCHOTECHNIKA				Formát 6 A4
				Datum 02/2015
				Stupeň DPS
D.1.4.5 - VZT				MĚŘÍTKO 1:50
PŮDORYS 1PP				ČÍSLO VÝKRESU 03